


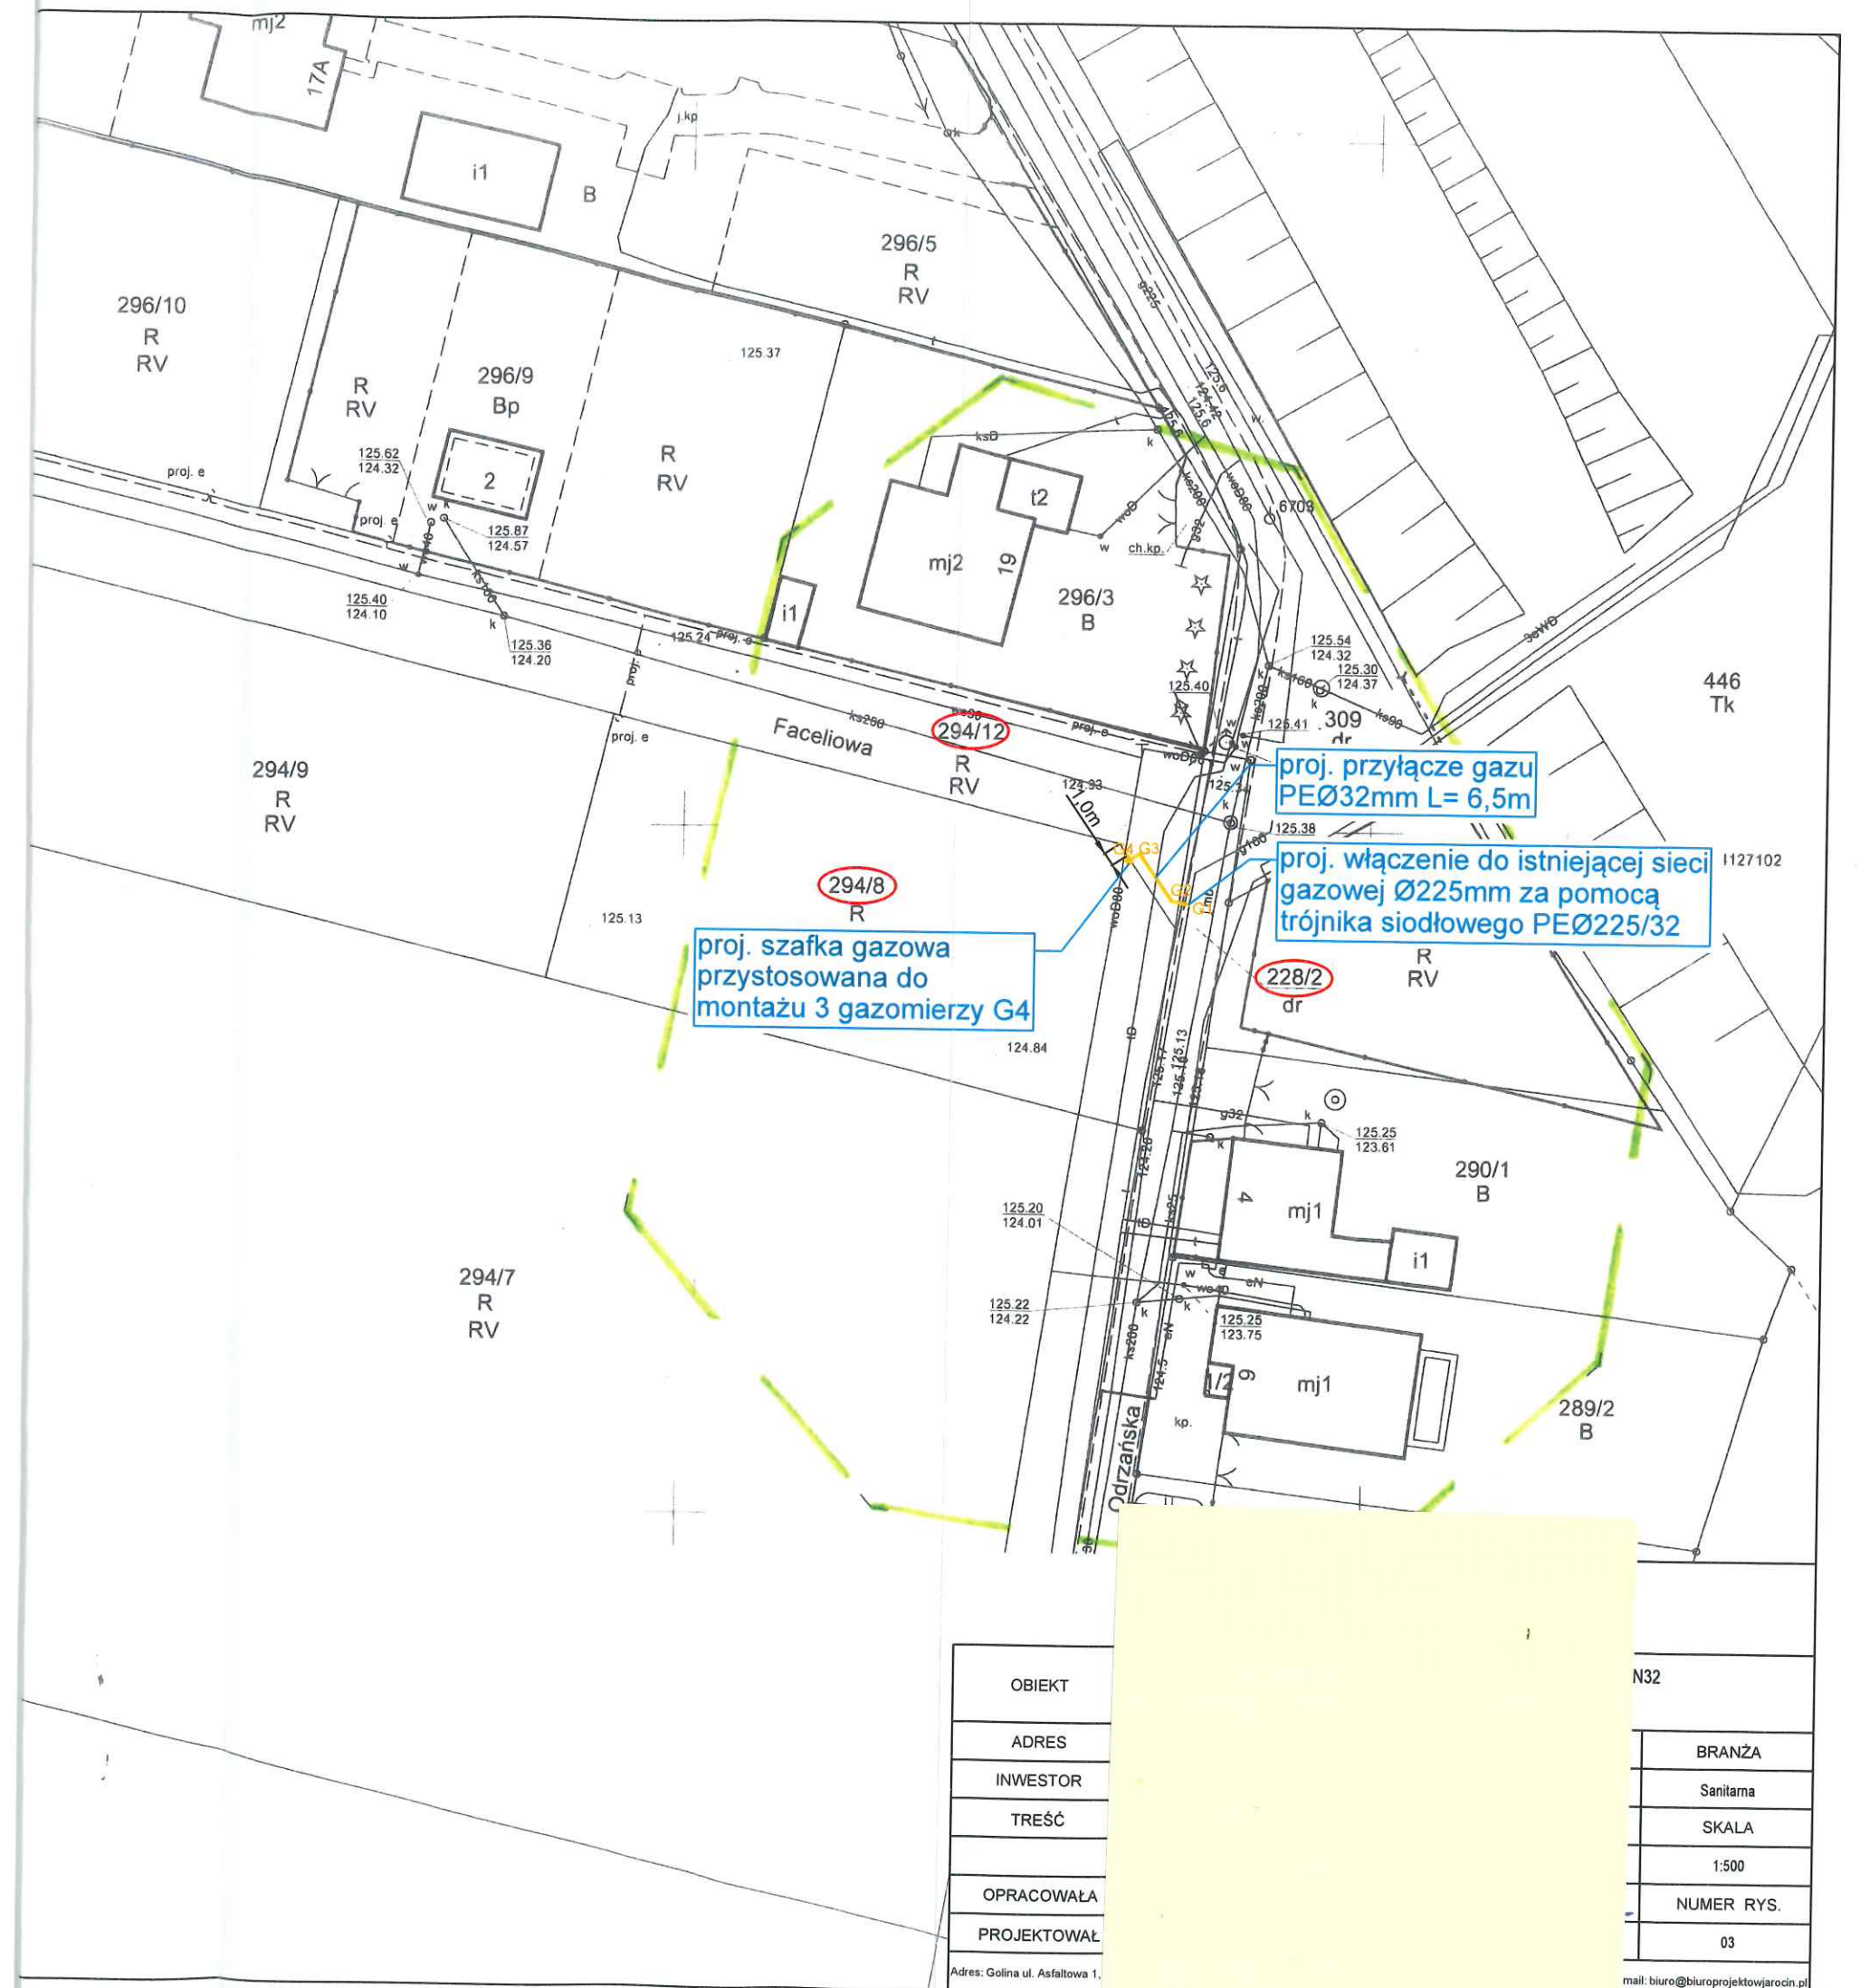

proj. szafka gazowa
przystosowana do
montażu 3 gazomierzy G4

proj. przyłącze gazu
PEØ32mm L= 6,5m


proj. włączenie do istniejącej sieci
gazowej Ø225mm za pomocą
trójnika siodłowego PEØ225/32

OBIEKT
ADRES
INWESTOR
TREŚĆ
OPRACOWAŁA
PROJEKTOWAŁ
Adres: Golina ul. Asfaltowa 1.


N32
BRANŻA
Sanitarna
SKALA
1:500
NUMER RYS.
03

UWAGA:

- 1. Przed przystąpieniem do robót ziemnych należy sprawdzić rzędne proj. i istn. uzbrojenia podziemnego.
- 2. W razie potrzeby wykonać próbne przekopy.
- 3. Ewentualne kolizje rozwiązać na budowie.

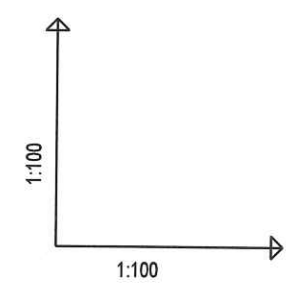



dz. drogowa dz. prywatna dz. prywatna dz. prywatna
dz. nr geod. 228/2 dz. nr geod. 294/12 dz. nr geod. 294/12 dz. nr geod. 294/8

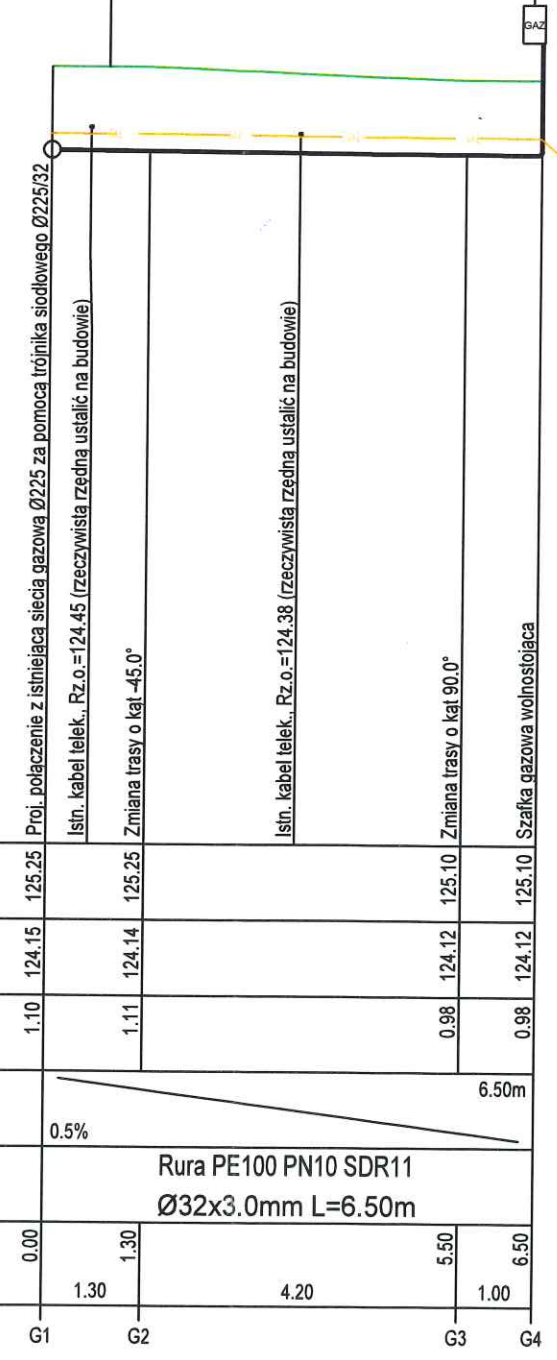

POZIOM PORÓWNAWCZY 115.00 m n.p.m.

RZĘDNA TERENU ISTN.		125.25	125.25			
RZĘDNA OSI PRZEWODU		124.15	124.14		124.12	124.12
ZAGŁĘBIENIE OSI PRZEWODU		1.10	1.11		0.98	0.98
SPADKI, DŁUGOŚCI				6.50m		
				0.5%		
ŚREDNICA, MATERIAŁ				Rura PE100 PN10 SDR11 Ø32x3.0mm L=6.50m		
ODLEGŁOŚCI		0.00	1.30		5.50	6.50
			1.30	4.20	1.00	
HEKTOMETRY		G1	G2		G3	G4

0

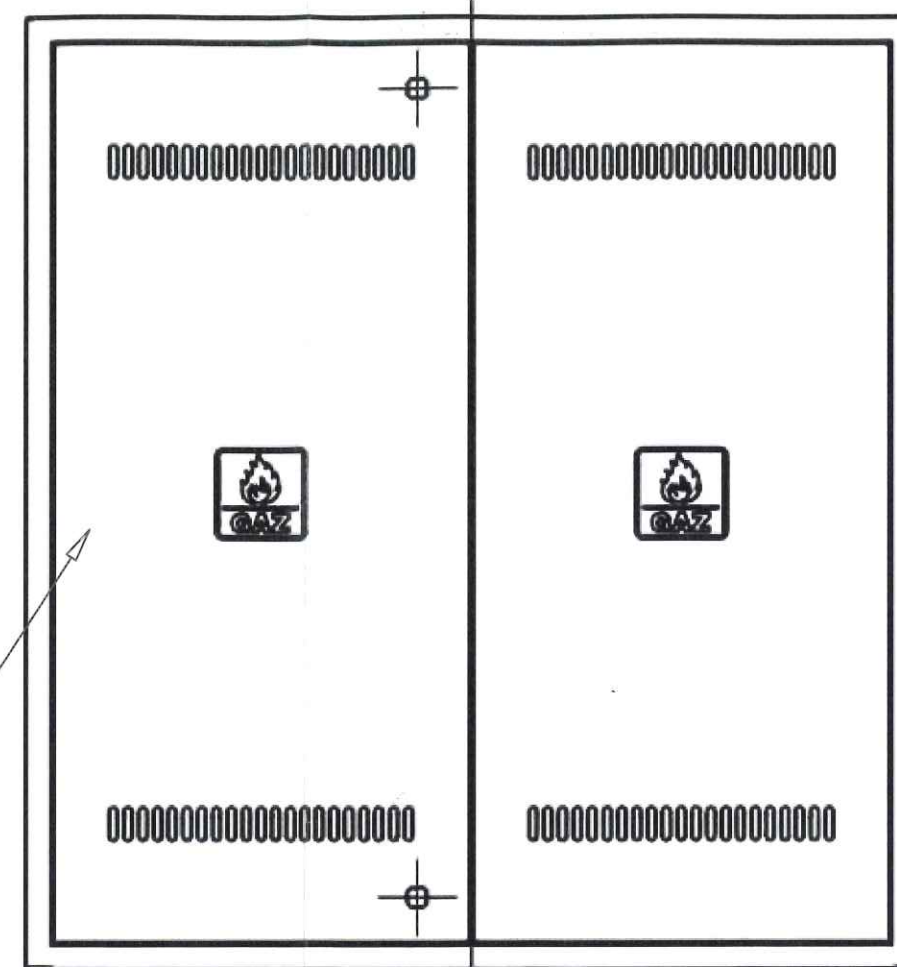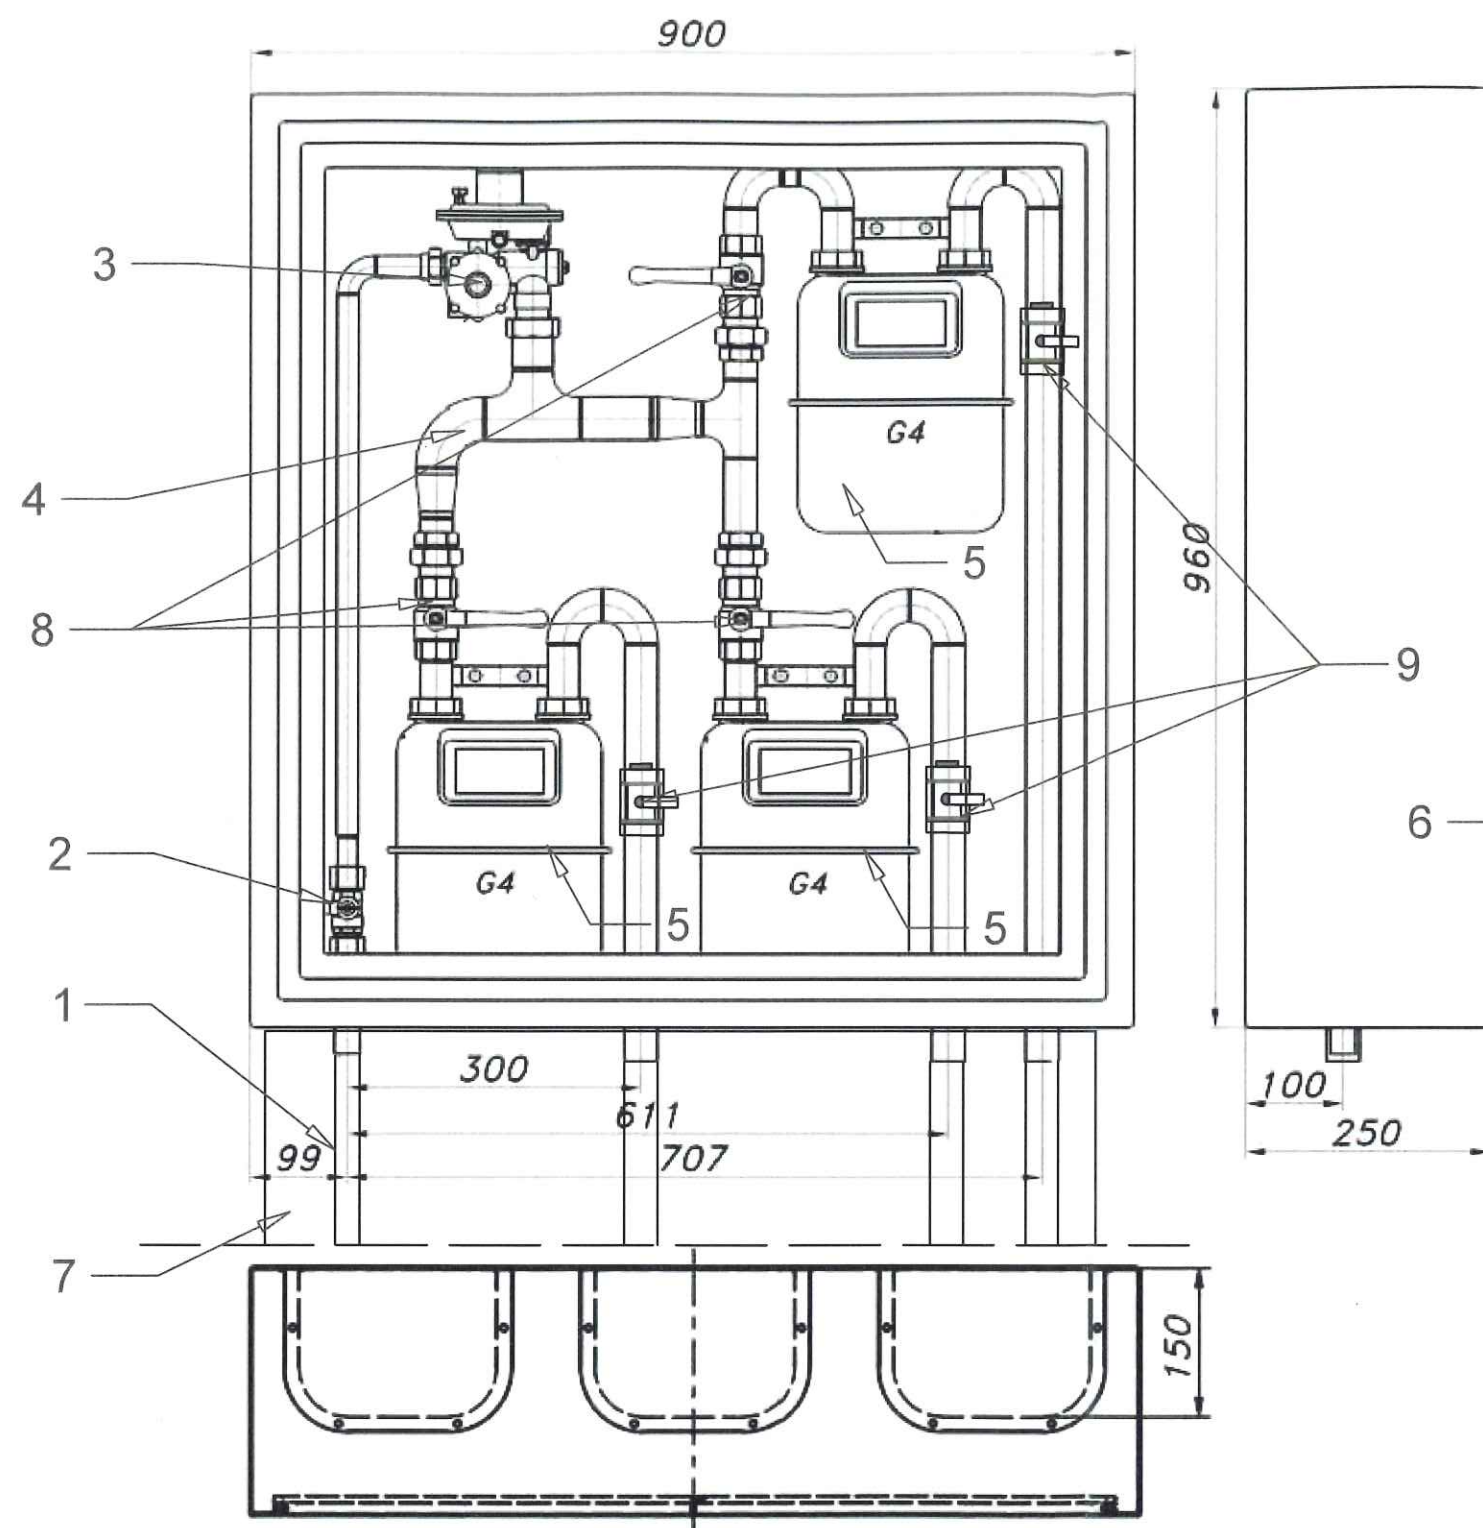

UWAGA!

1. Szafka gazowa - ponadstandardowa przystosowana do montażu 3 szt. gazomierzy G4
2. Wyposażenie szafki:
 - reduktor typ: FM25
 - gazomierze miechowe G4
 - rozstaw króćców 130mm
3. Granica własności sieci gazowej ANCO sp. z o.o. :
 - kurek główny 3/4" przed układem redukcyjno - pomiarowym
4. Szafka gazowa nie jest własnością ANCO sp. z o.o.

1. Kolumna przyłącza
2. Zawór na wejściu: 3/4"
3. Reduktor FM25
4. Monozłącze pod 3 gazomierze w pionie
5. Gazomierz miechowy G4
6. Szafka o wymiarach 90x96x25cm
7. Postument z tworzywa
8. Zawory na monozłączu przed gazomierzami 5/4"
9. Zawory na wyjściu z gazomierzy 5/4"

OBIEKT
ADRES
INWESTOR
TREŚĆ
OPRACOWAŁA
PROJEKTOWAŁ
Adres: Gollna ul. Asfaltowa 1, 63

132

BRANŻA
Sanitarna
SKALA
-
NUMER RYS.
05

il: biuro@biuroprojektowjarcin.pl